


GESAMTANLAGE EINBAUTEN (SPARTEN) BESTAND ÜBERSICHTSLAGEPLAN

M 1 : 5000

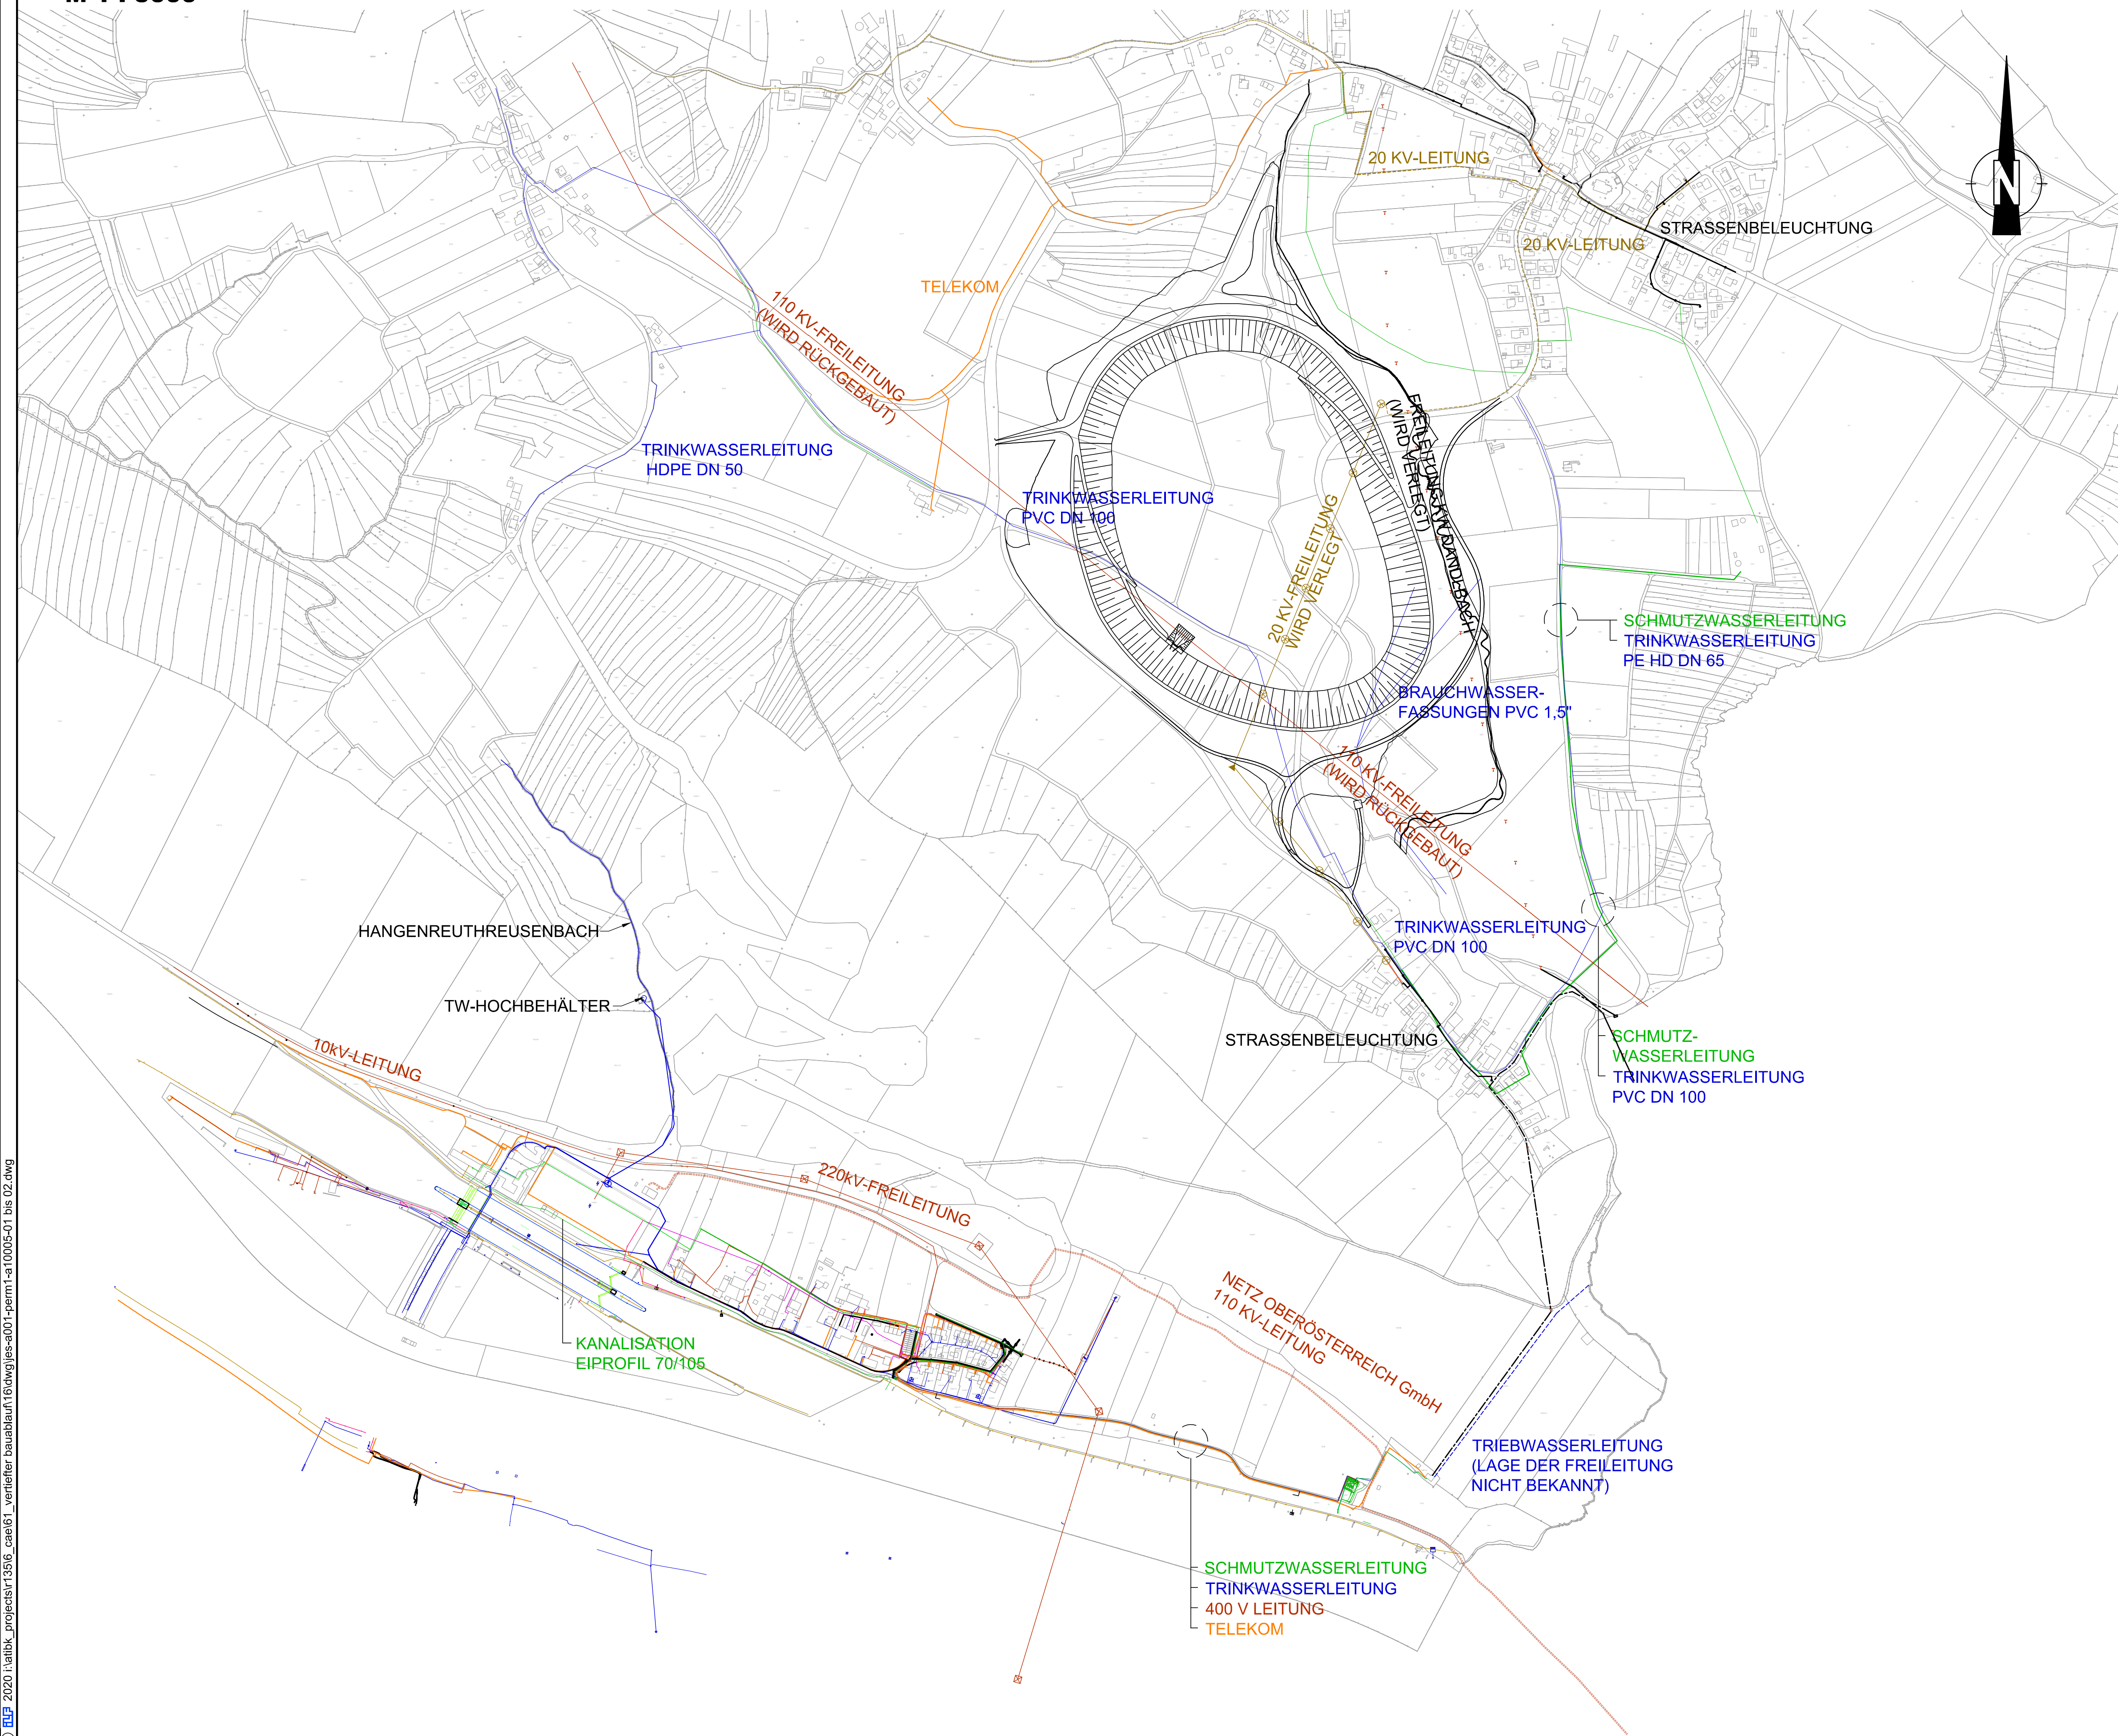

LEGENDE

- ## E-KABEL
- 220KV FREILEITUNG
 - 110KV FREILEITUNG
 - 20KV LEITUNG; BERICHSWEISE ALS FREILEITUNG
 - 10KV LEITUNG
 - 400V LEITUNG ZUR KLÄRANLAGE
 - 400V EON
 - E-KABEL SCHLEUSE
 - STRASSENBELEUCHTUNG
 - TELEKOM

- WASSERVERSORGUNG
LEITUNGEN

- WASSERENTSORGUNG
SCHMUTZWASSERKANAL

■ H bzw. x[GK]

KOORDINATENSYSYTEM:

DHDN-GAUSS-KRÜGER
ZONE 4 (MITTELMERIDIAN 12°) R bzw. y[GK]

HÖHENSYSTEM:
NN (NORMALNULL AMSTERDAM)
(ÜBER ADRIA = NN+34cm)

 
Der Inhalt dieser Zeichnung ist geistiges Eigentum des Planerstellers. Die Zeichnung ist dem Empfänger nur zum persönlichen Gebrauch anvertraut. Ohne unsere schriftliche Bewilligung darf sie weder vervielfältigt noch dritten Personen zugänglich gemacht werden. Zuwiderhandeln wird von uns gerichtlich verfolgt.



The content of this drawing is copyright property of the designer. The drawing was handed over to the receiver for personal use only and without our written permission it must not be reproduced or made available to any third parties. Any infringement will be prosecuted.

ZUGEHÖRIGE PLÄNE:

JES-A001-PERM1-A10005-02
JES-A001-PERM1-A20001-00

MASSSTAB - 1:5000



10.01.2020		10.01.2020	
Datum	Unterschrift Entwurfsverfasser	Datum	Unterschrift Vorhabensträger

C	15.10.2020	ZOIDL	AKTUALISIERUNG KATASTER UND LEITUNGEN
B	02.11.2010	GEBHART	EINARBEITUNG DER KOMMENTARE
A	05.10.2010	GEBHART	EINARBEITUNG DER KOMMENTARE
Änd.	Datum	Name	Bemerkungen
Projekt: ENERGIESPEICHER RIEDL			Planort: GENEHMIGUNGSPLAN

ENERGIESPEICHER RIEDL

Ein Projekt der Donaukraftwerk Jochenstein AG

DKJ	Projektleitung
Innstraße 121	Am Kraftwerk 2

94036 Passau	94107 Untergriesbach
DEUTSCHLAND	DEUTSCHLAND

	Datum	Name
--	-------	------

Gez:	25.08.2010	HERB
------	------------	------

Gepr:	25.08.2010	DR.HOEPFFNER
-------	------------	--------------

Ges:	25.08.2010	DR.GÜHL
KKS:	07.11.2011	MAYR

Freigabe:	03.11.2011	MAYR
-----------	------------	------

Freigabe AHP Fachbereich:	
---------------------------	--


[illegible]

SKS	Projekt-Nr.	Ersteller
-----	-------------	-----------

zeichnen		zeichnung		zeichnung
----------	--	-----------	--	-----------

Vorzeichen	S1	S2	S3	Glieder	Glieder

ILF CONSULTING ENGINEERS AUSTRIA GmbH
Feldkreuzstrasse 3, 6063 Rum / Innsbruck - Austria

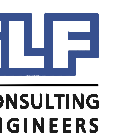

GESAMTANLAGE
EINBAUTEN (SPARTEN) BESTAND
ÜBERSICHTSLAGEPLAN

[illegible]