



SPEICHERSEE DRAINAGESYSTEM LAGEPLAN


M 1 :2000

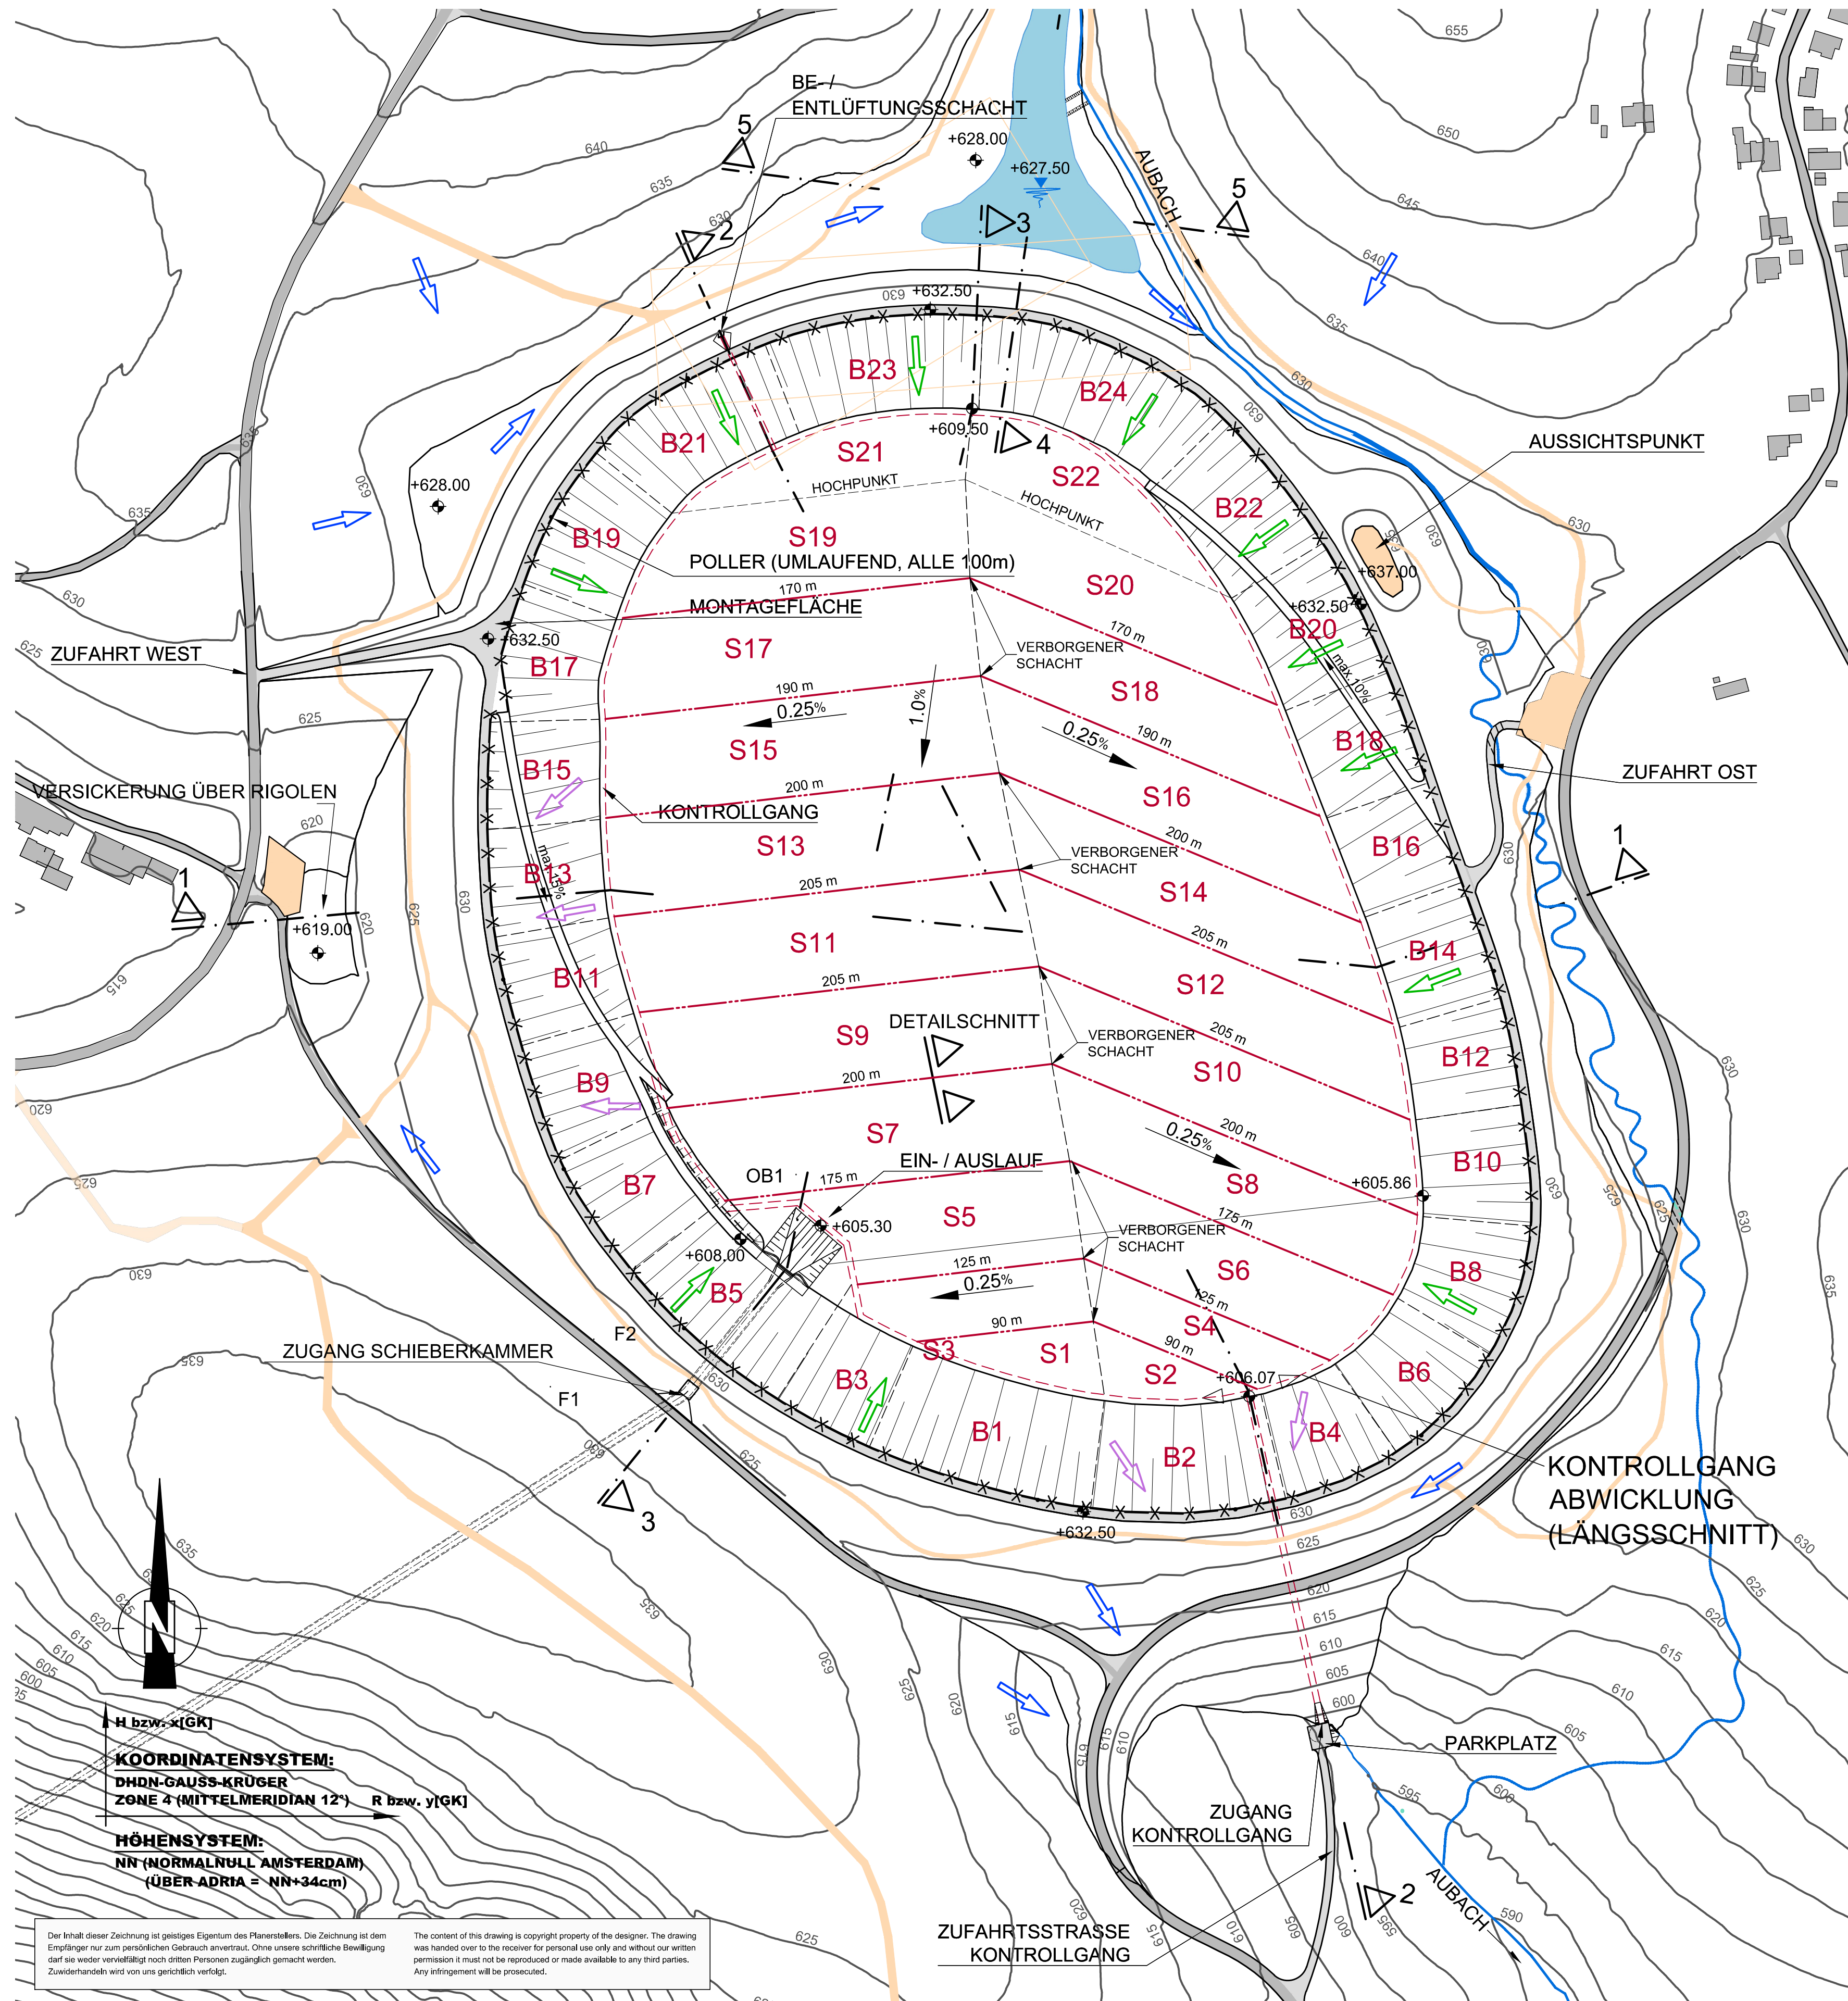

**DETAILSCHNITT SOHLDRAINAGE IM ZERSATZ
BZW. IM DURCHLÄSSIGEN FELS**
M 1 :10

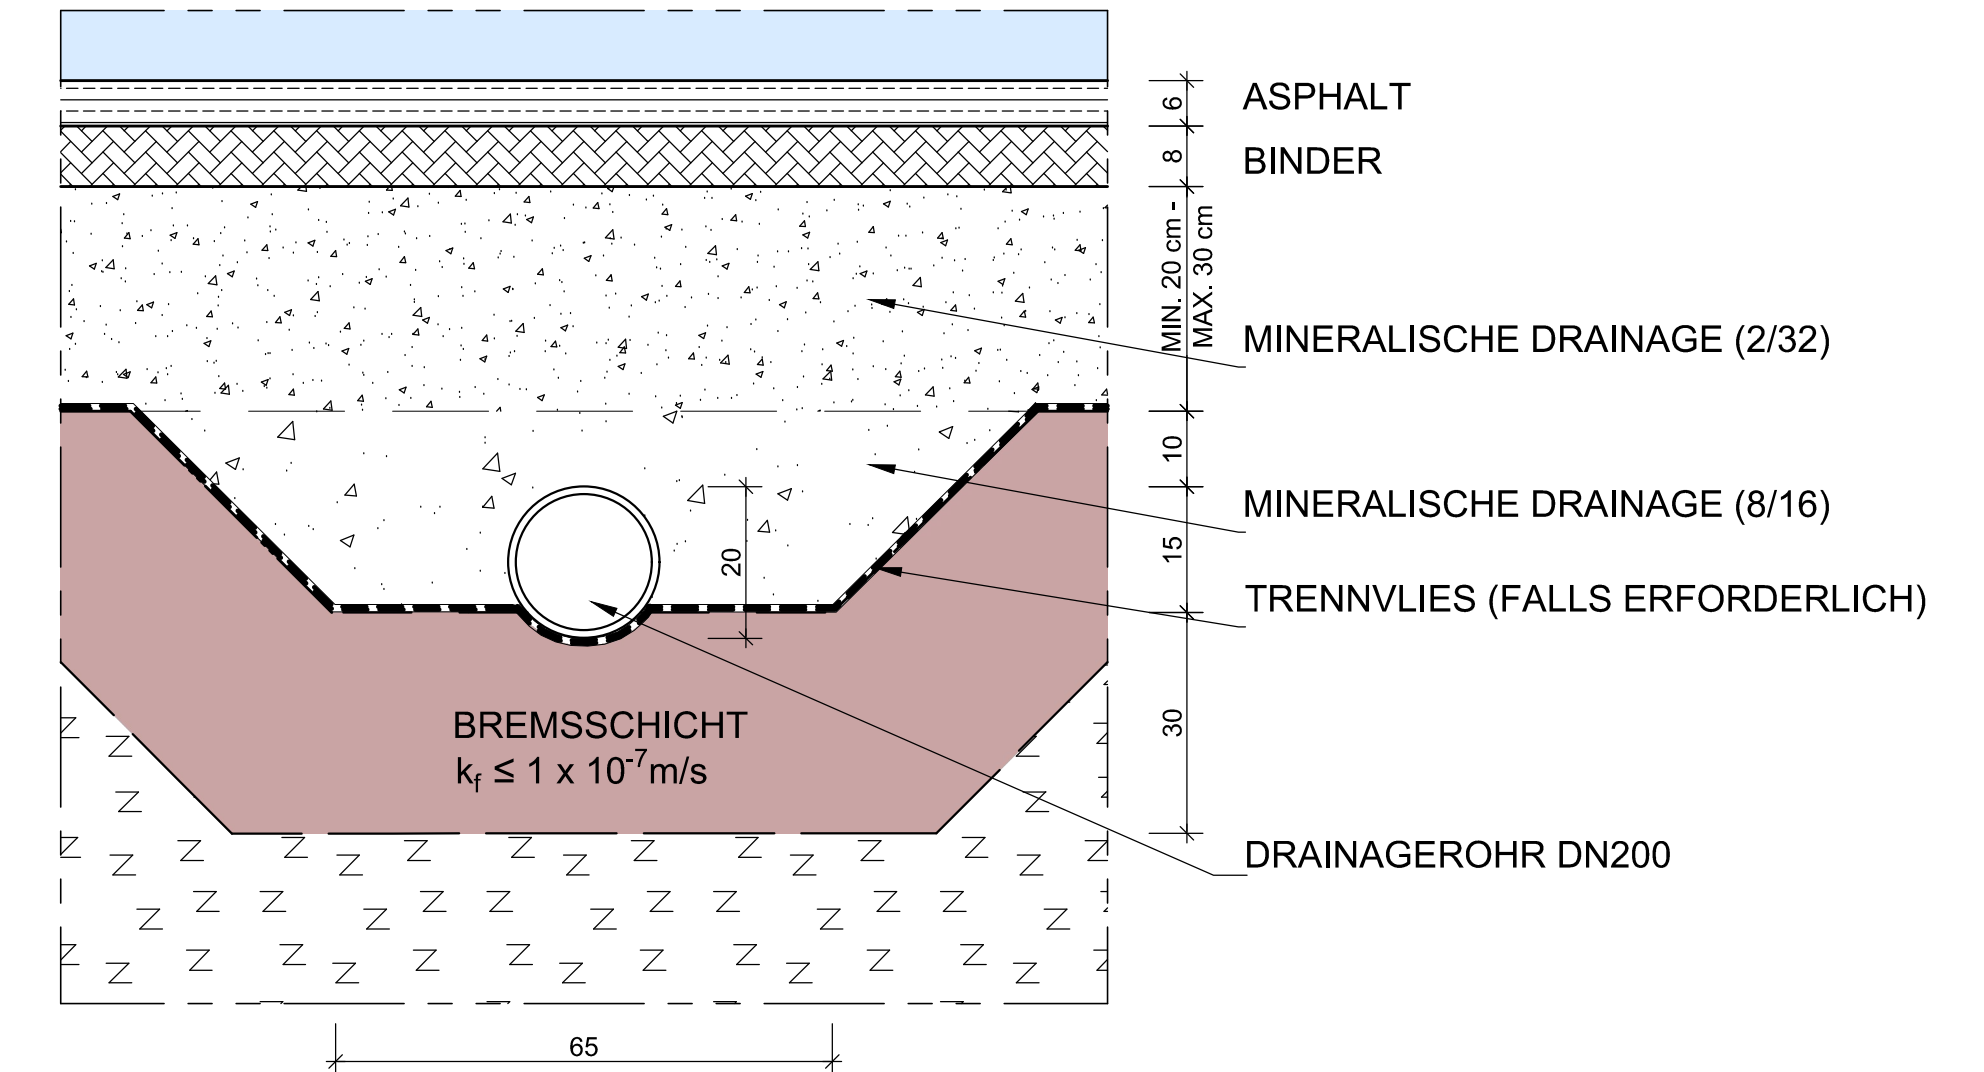

DETAILSCHNITT SOHLDRAINAGE IM DICHTEN FELS

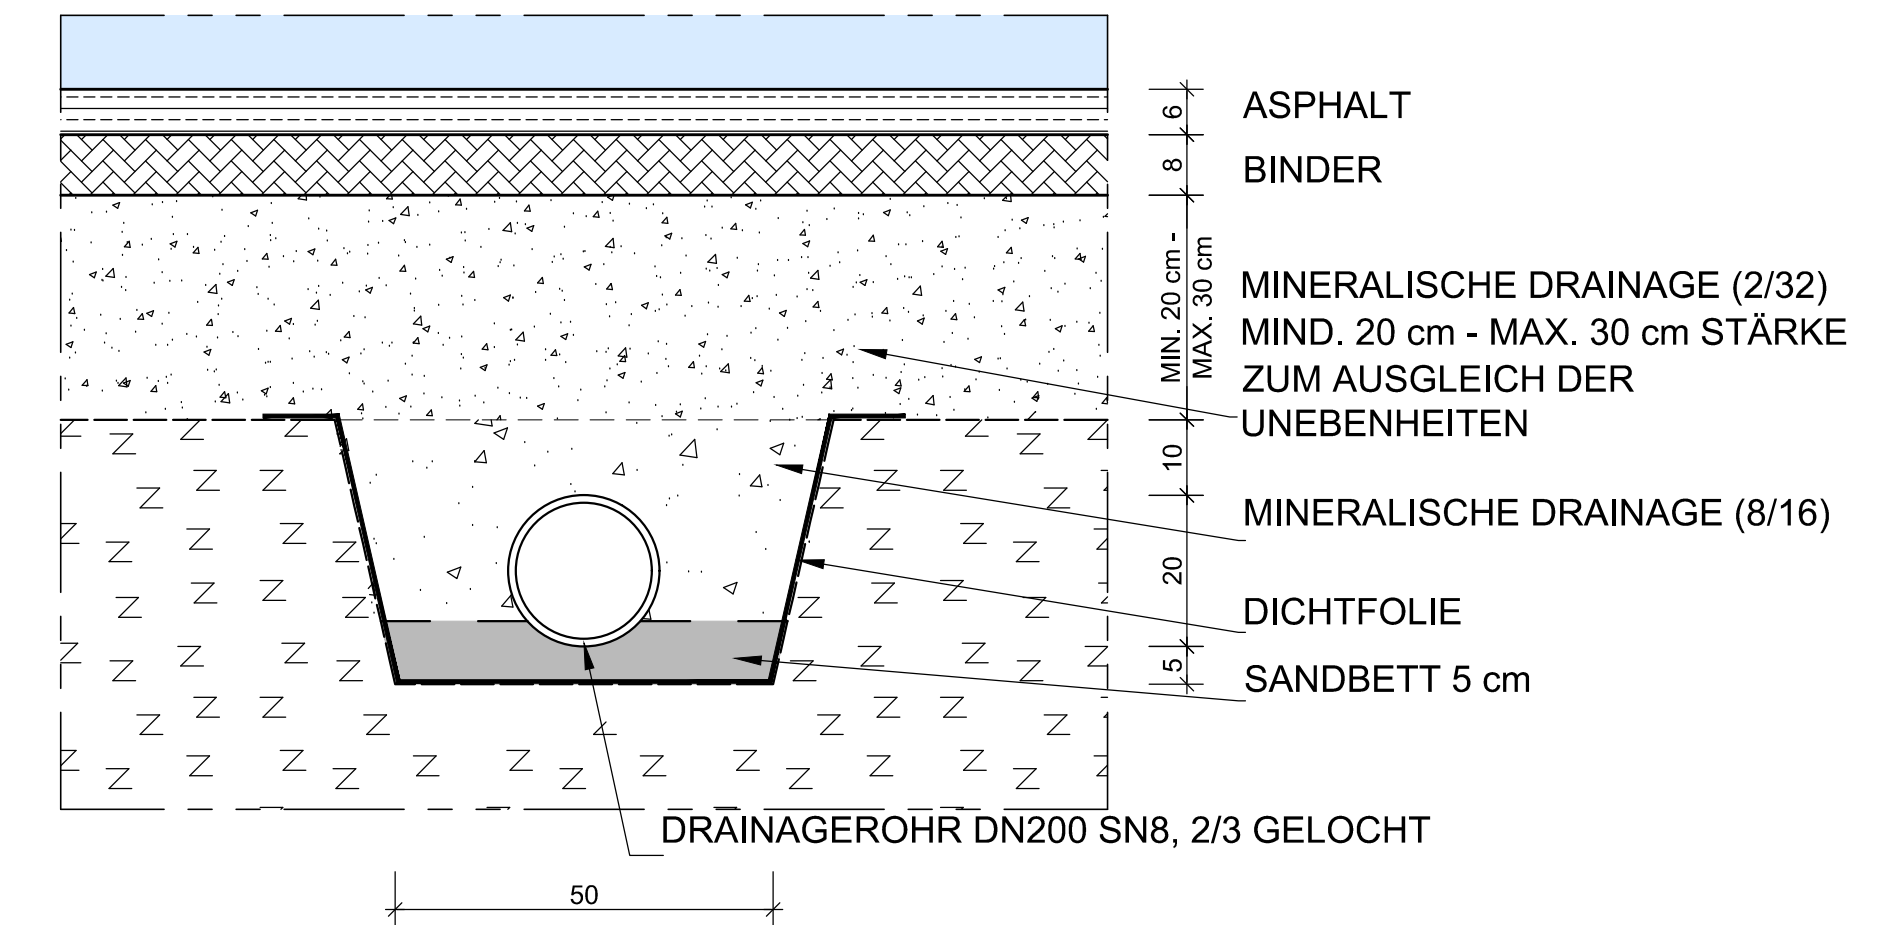

- | | |
|----------|------------------------------------|
| B1 - B24 | BÖSCHUNGSFELDER |
| S1 - S22 | SOHLFELDER |
| --- | KONTROLLGANG |
| --- | DRAINAGELEITUNGEN |
| --- | ABGRENZUNG SOHL- / BÖSCHUNGSFELDER |
| → | OBERFLÄCHENENTWÄSSERUNG |

- DRAINAGE DAMMAUFSTANDSFLÄCHEN
-  ZUM KONTROLLGANG (A21008-01)
-  ZUR LUFTSEITE (A21008-02)

PLANGRUNDLAGE: PÖYRY + RMD CONSULT

24.02.2020 Datum	<i>Frits Rühl</i> Unterschrift Entwurfsverfasser	24.02.2020 Datum	<i>D. Haupt</i> Unterschrift Vorhabensträger
---------------------	---	---------------------	---

J			
I			
H			
G			
F	24.02.2010	NUSSBAUMER	BECKENSOHLE UND KONTROLLGANG ANGEHOEN
E	27.05.2013	EIBL	DRAINAGE DAMMAUFSTANDSFLÄCHEN
D	15.09.2011	HERB	EINARBEITEN DRAINAGE DAMMAUFSTANDSFLÄCHE
C	28.07.2011	HERB/GEBHART	NEUPLANUNG EIN-/AUSLAUFBAUWERK SPEICHERSEE, DETAILS
B	24.02.2011	HERB	EINARBEITEN ERGÄNZUNGEN LBP
A	30.09.2010	GEBHART	EINARBEITEN DER KOMMENTARE
Änd.	Datum	Name	Bemerkungen
Projekt:	ENERGIESPEICHER RIEDL		Plantart: GENEHMIGUNGSPLAN

ENERGIESPEICHER RIEDL

Ein Projekt der Donaukraftwerk Jochenstein AG

DKJ Projektleitung
Innstraße 121 Am Kraftwerk 2

ILF CONSULTING ENGINEERS AUSTRIA GmbH
Feldkreuzstrasse 3, 6063 Rum / Innsbruck - Austria



LFB
CONSULTING
ENGINEERS

	Datum	Name	SPEICHERSEE DRAINAGESYSTEM LAGEPLAN UND DETAILS
Gez:	25.08.2010	GEHBART	
Gepr:	25.08.2010	DR.HOEPFFNER	

[illegible]

ZUGEHÖRIGE PLÄNE:

JES-A001-PERM1-A21005-01
JES-A001-PERM1-A21005-02
JES-A001-PERM1-A21005-03
JES-A001-PERM1-A21008-01
JES-A001-PERM1-A21008-02

MASSSTAB - 1:2000

