




Grundriss 1

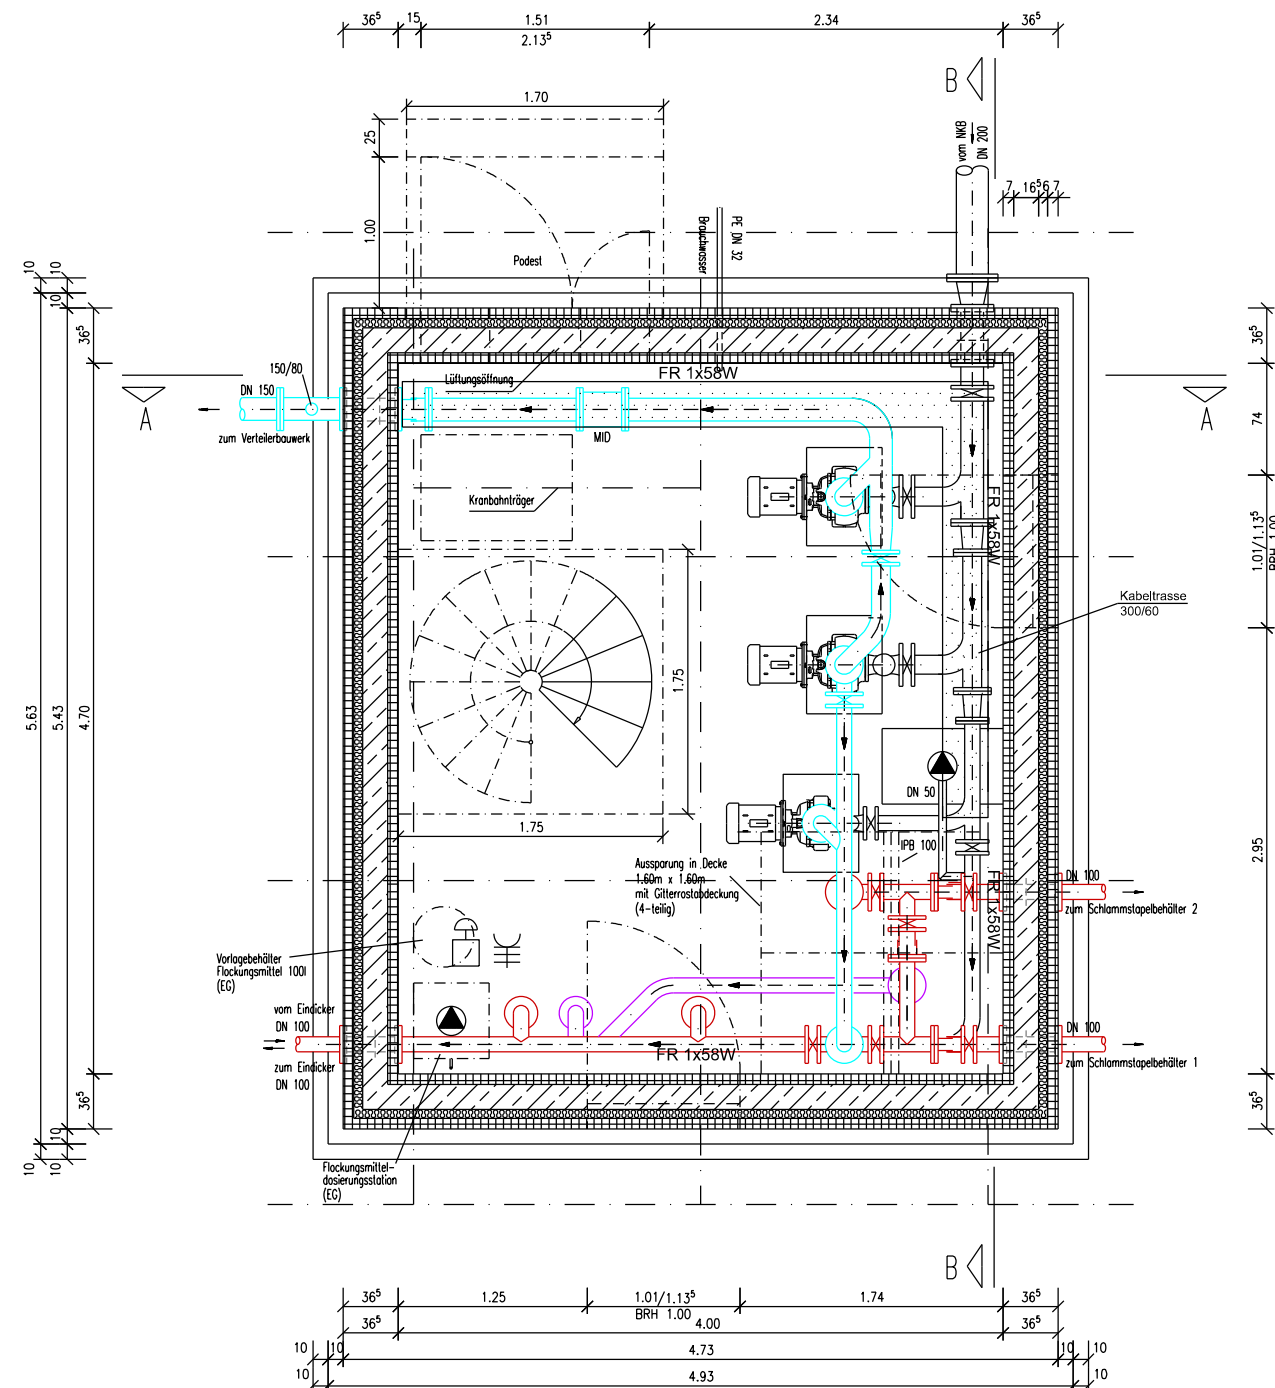


Grundriss 2

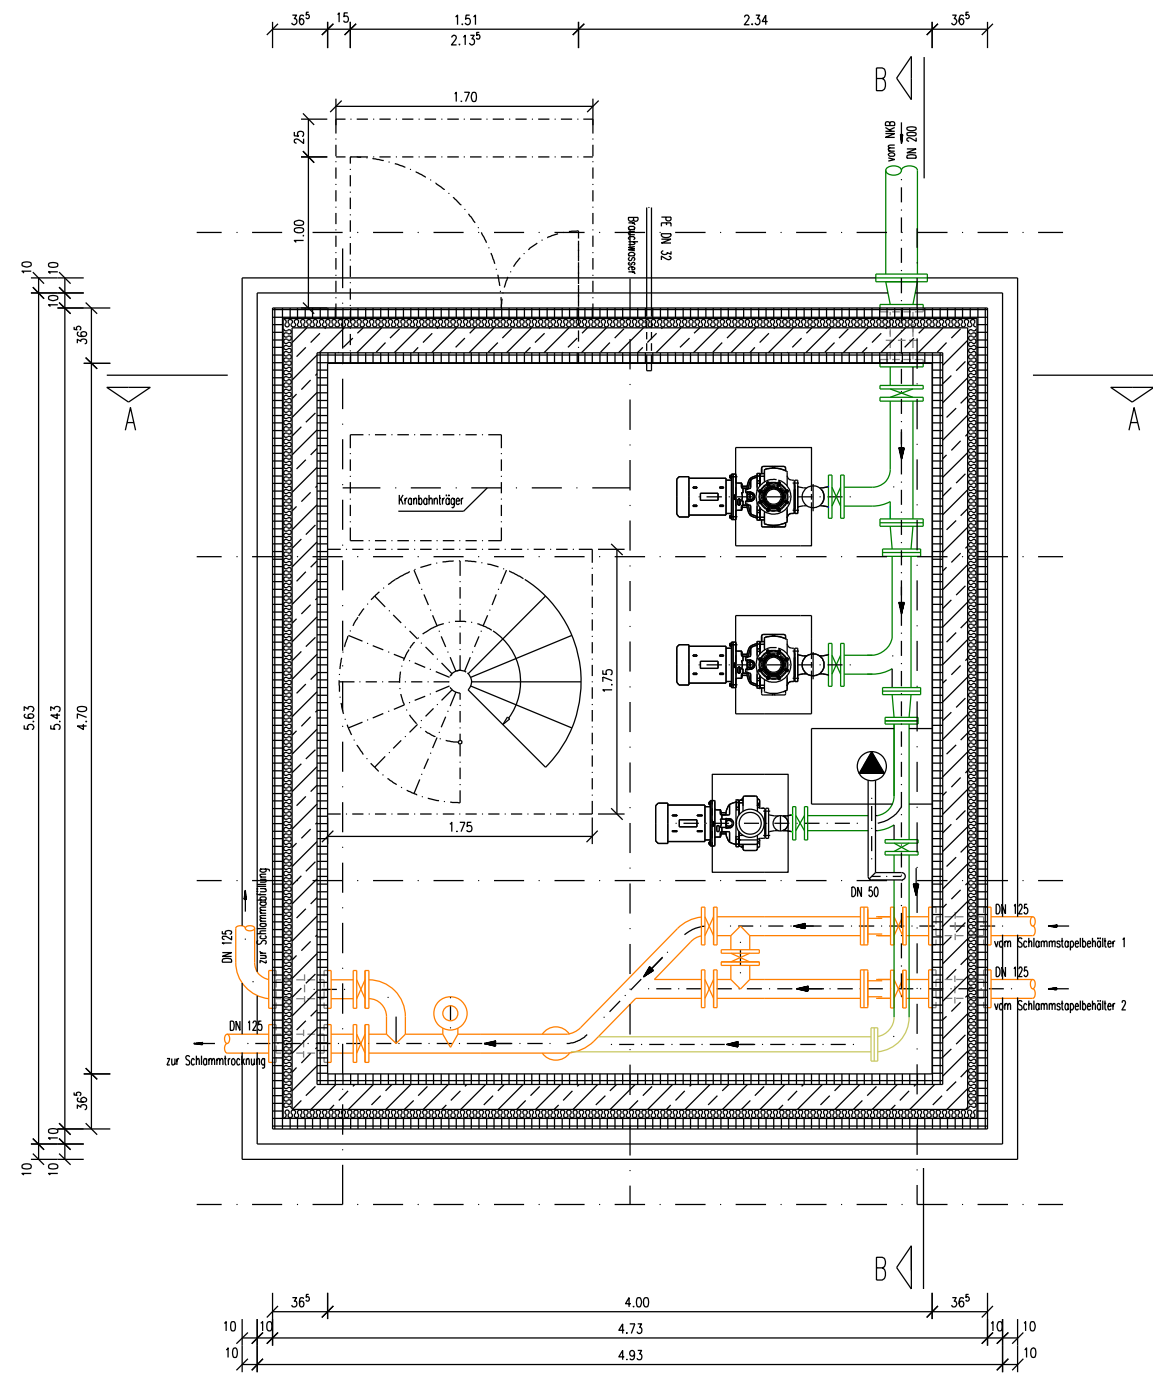


Grundriss 3

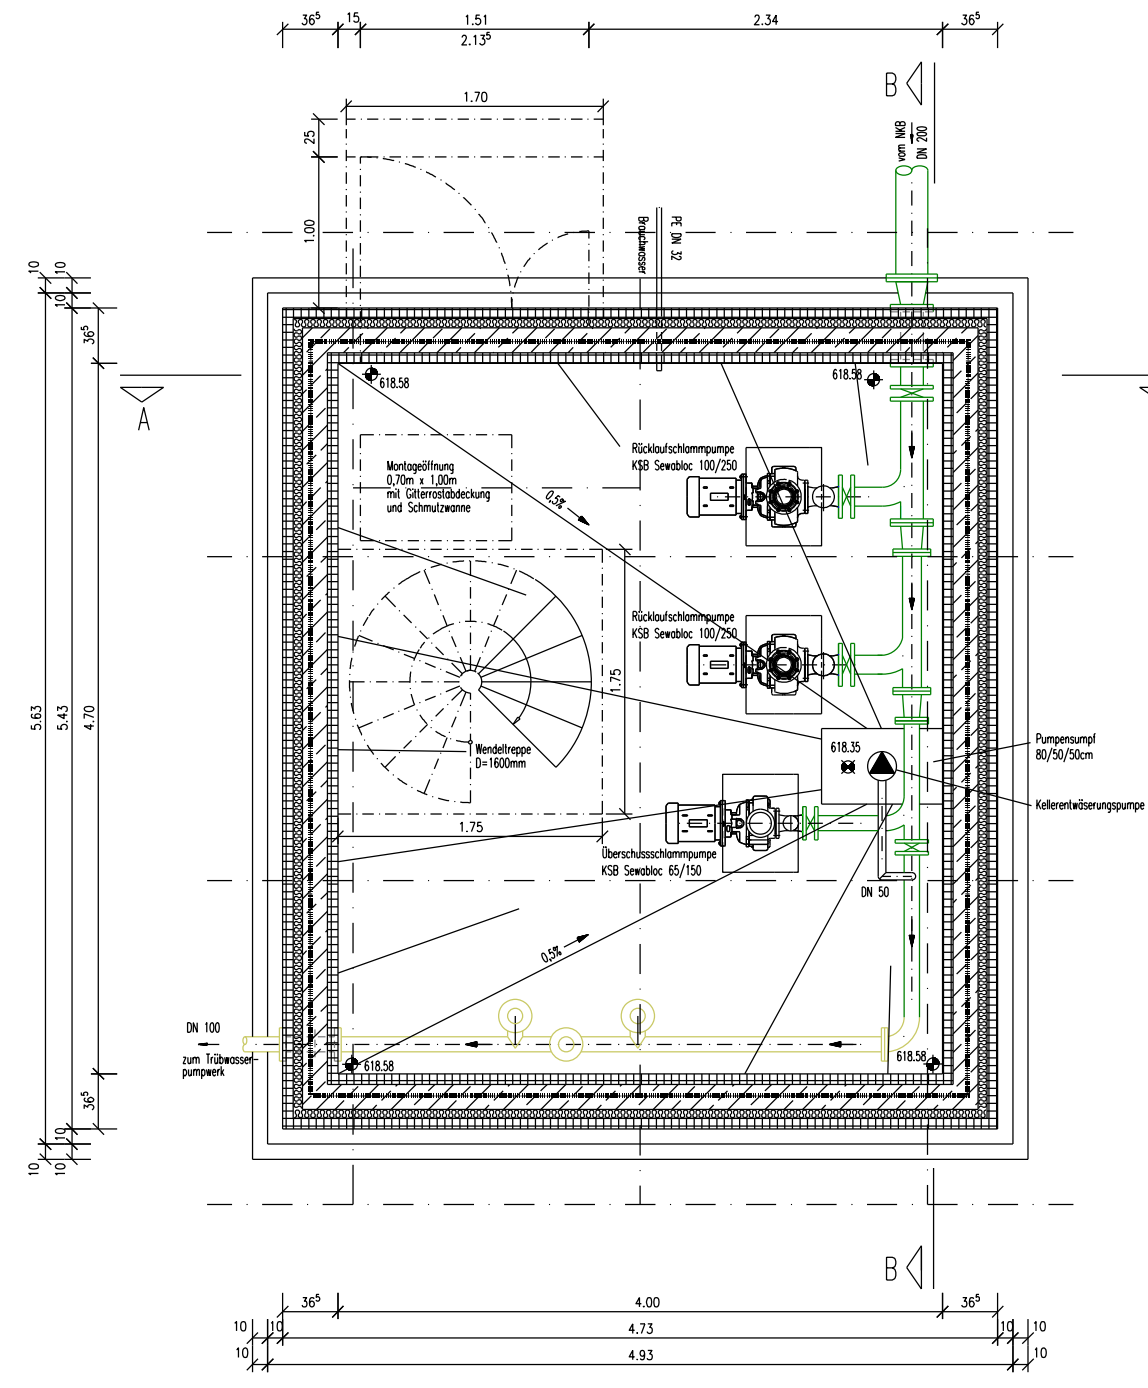

Schnitt B - B

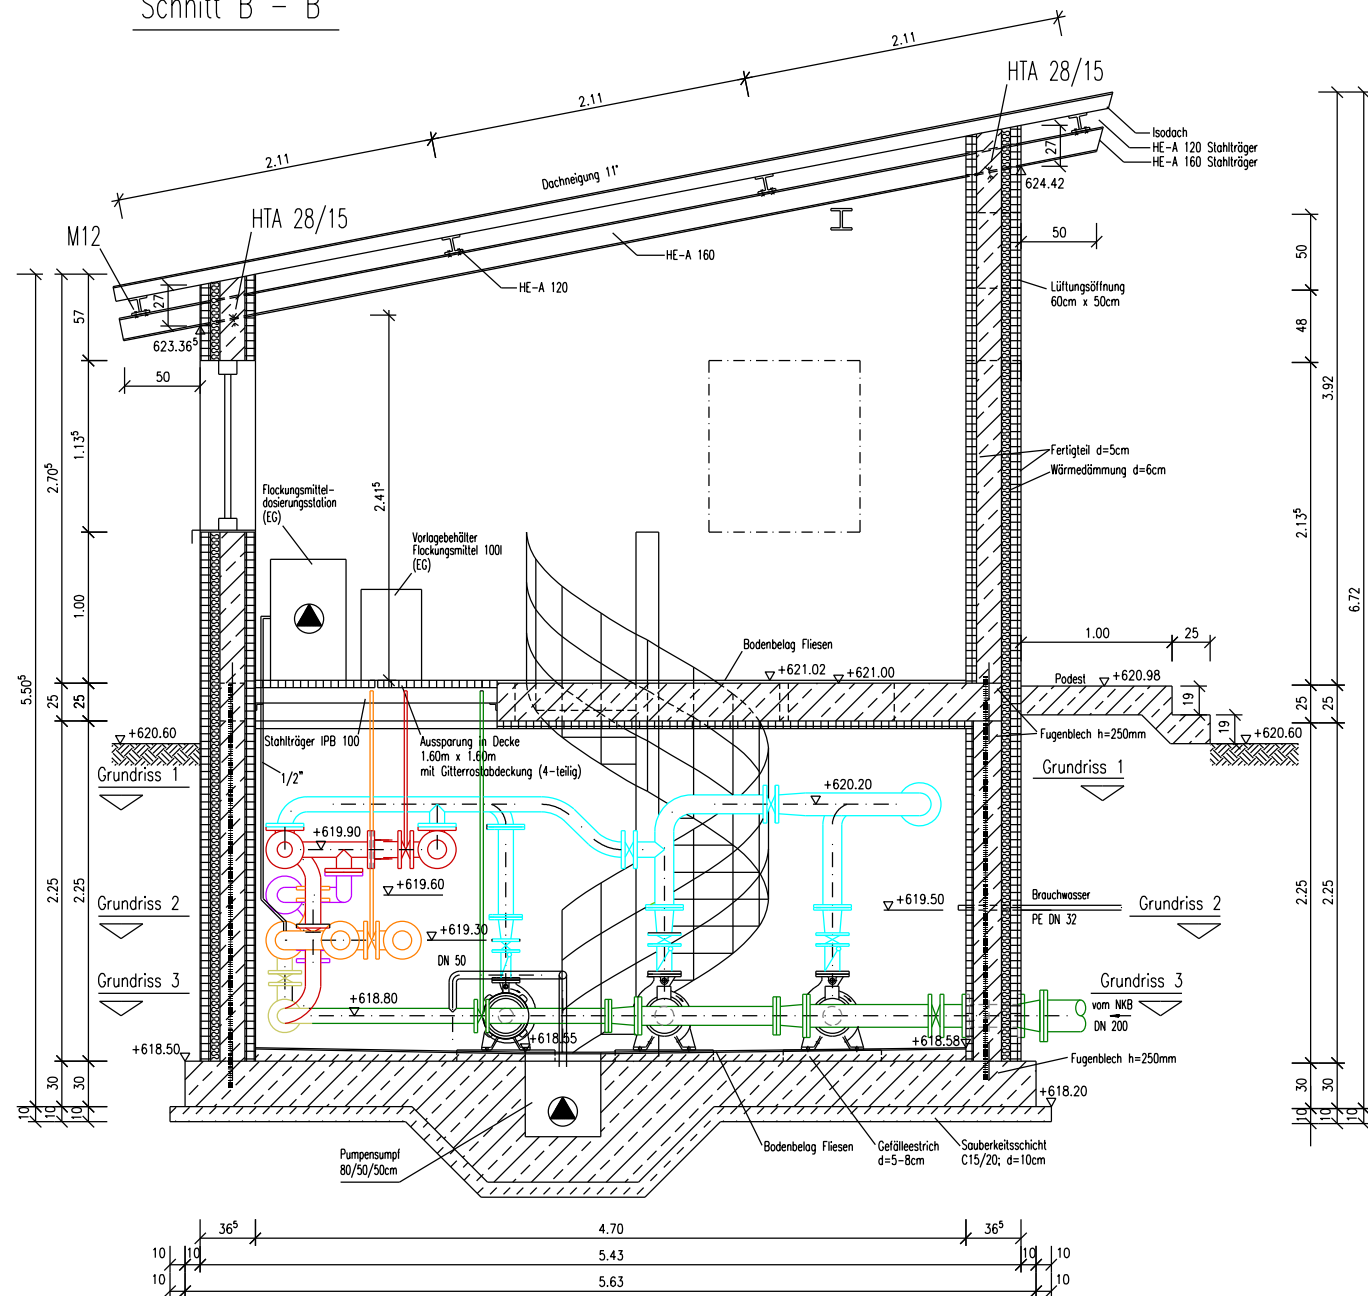

Schnitt A - A

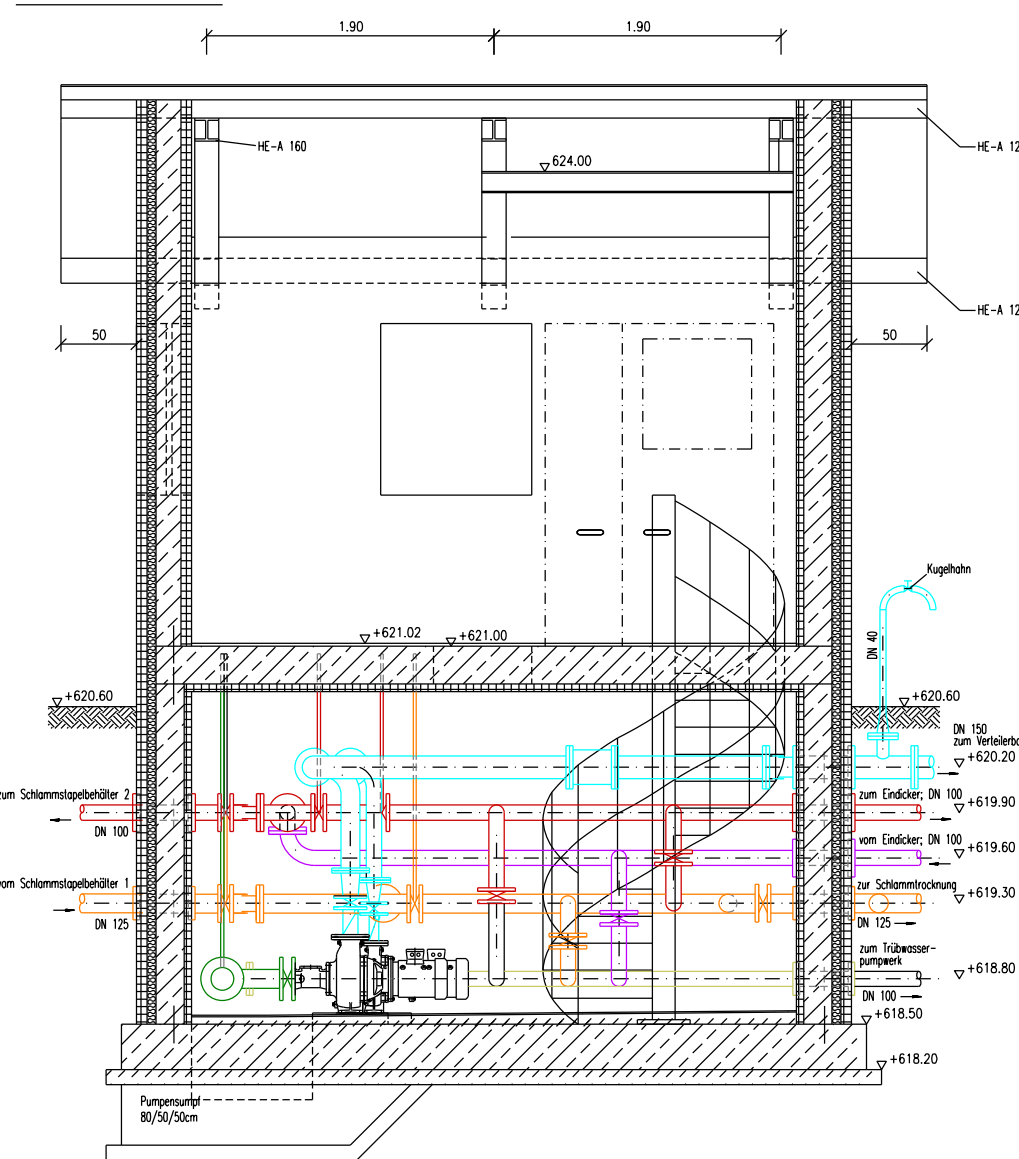

## Wasserrechtsantrag

vom Juli 2024

Bauherr: Markt Wegscheid  
Marktstraße 1  
94110 Wegscheid

Entwurfs-  
verfasser: **I Ingenieur  
B Büro  
N Neumayer**

Mantelkam 1  
84036 Kumhausen  
Tel.: 08705 / 1411

| entw.           | Datum | Name     |
|-----------------|-------|----------|
|                 |       | Neumayer |
| Datei: .        |       |          |
| Plot-File: .    |       |          |
| Maßstab: 1 : 50 |       |          |

Unterschrift:  
Entwurfsverfasser

Bauherr

Bauvorhaben: Erweiterung der Kläranlage Wegscheid auf 8.000 EW

Planinhalt: Rücklaufschlamm und  
Überschussschlamm Pumpwerk

Plan-Nr.: **WR\_X-3\_8** Index: **--**