



1:100; Lageplan Rohrleitungen

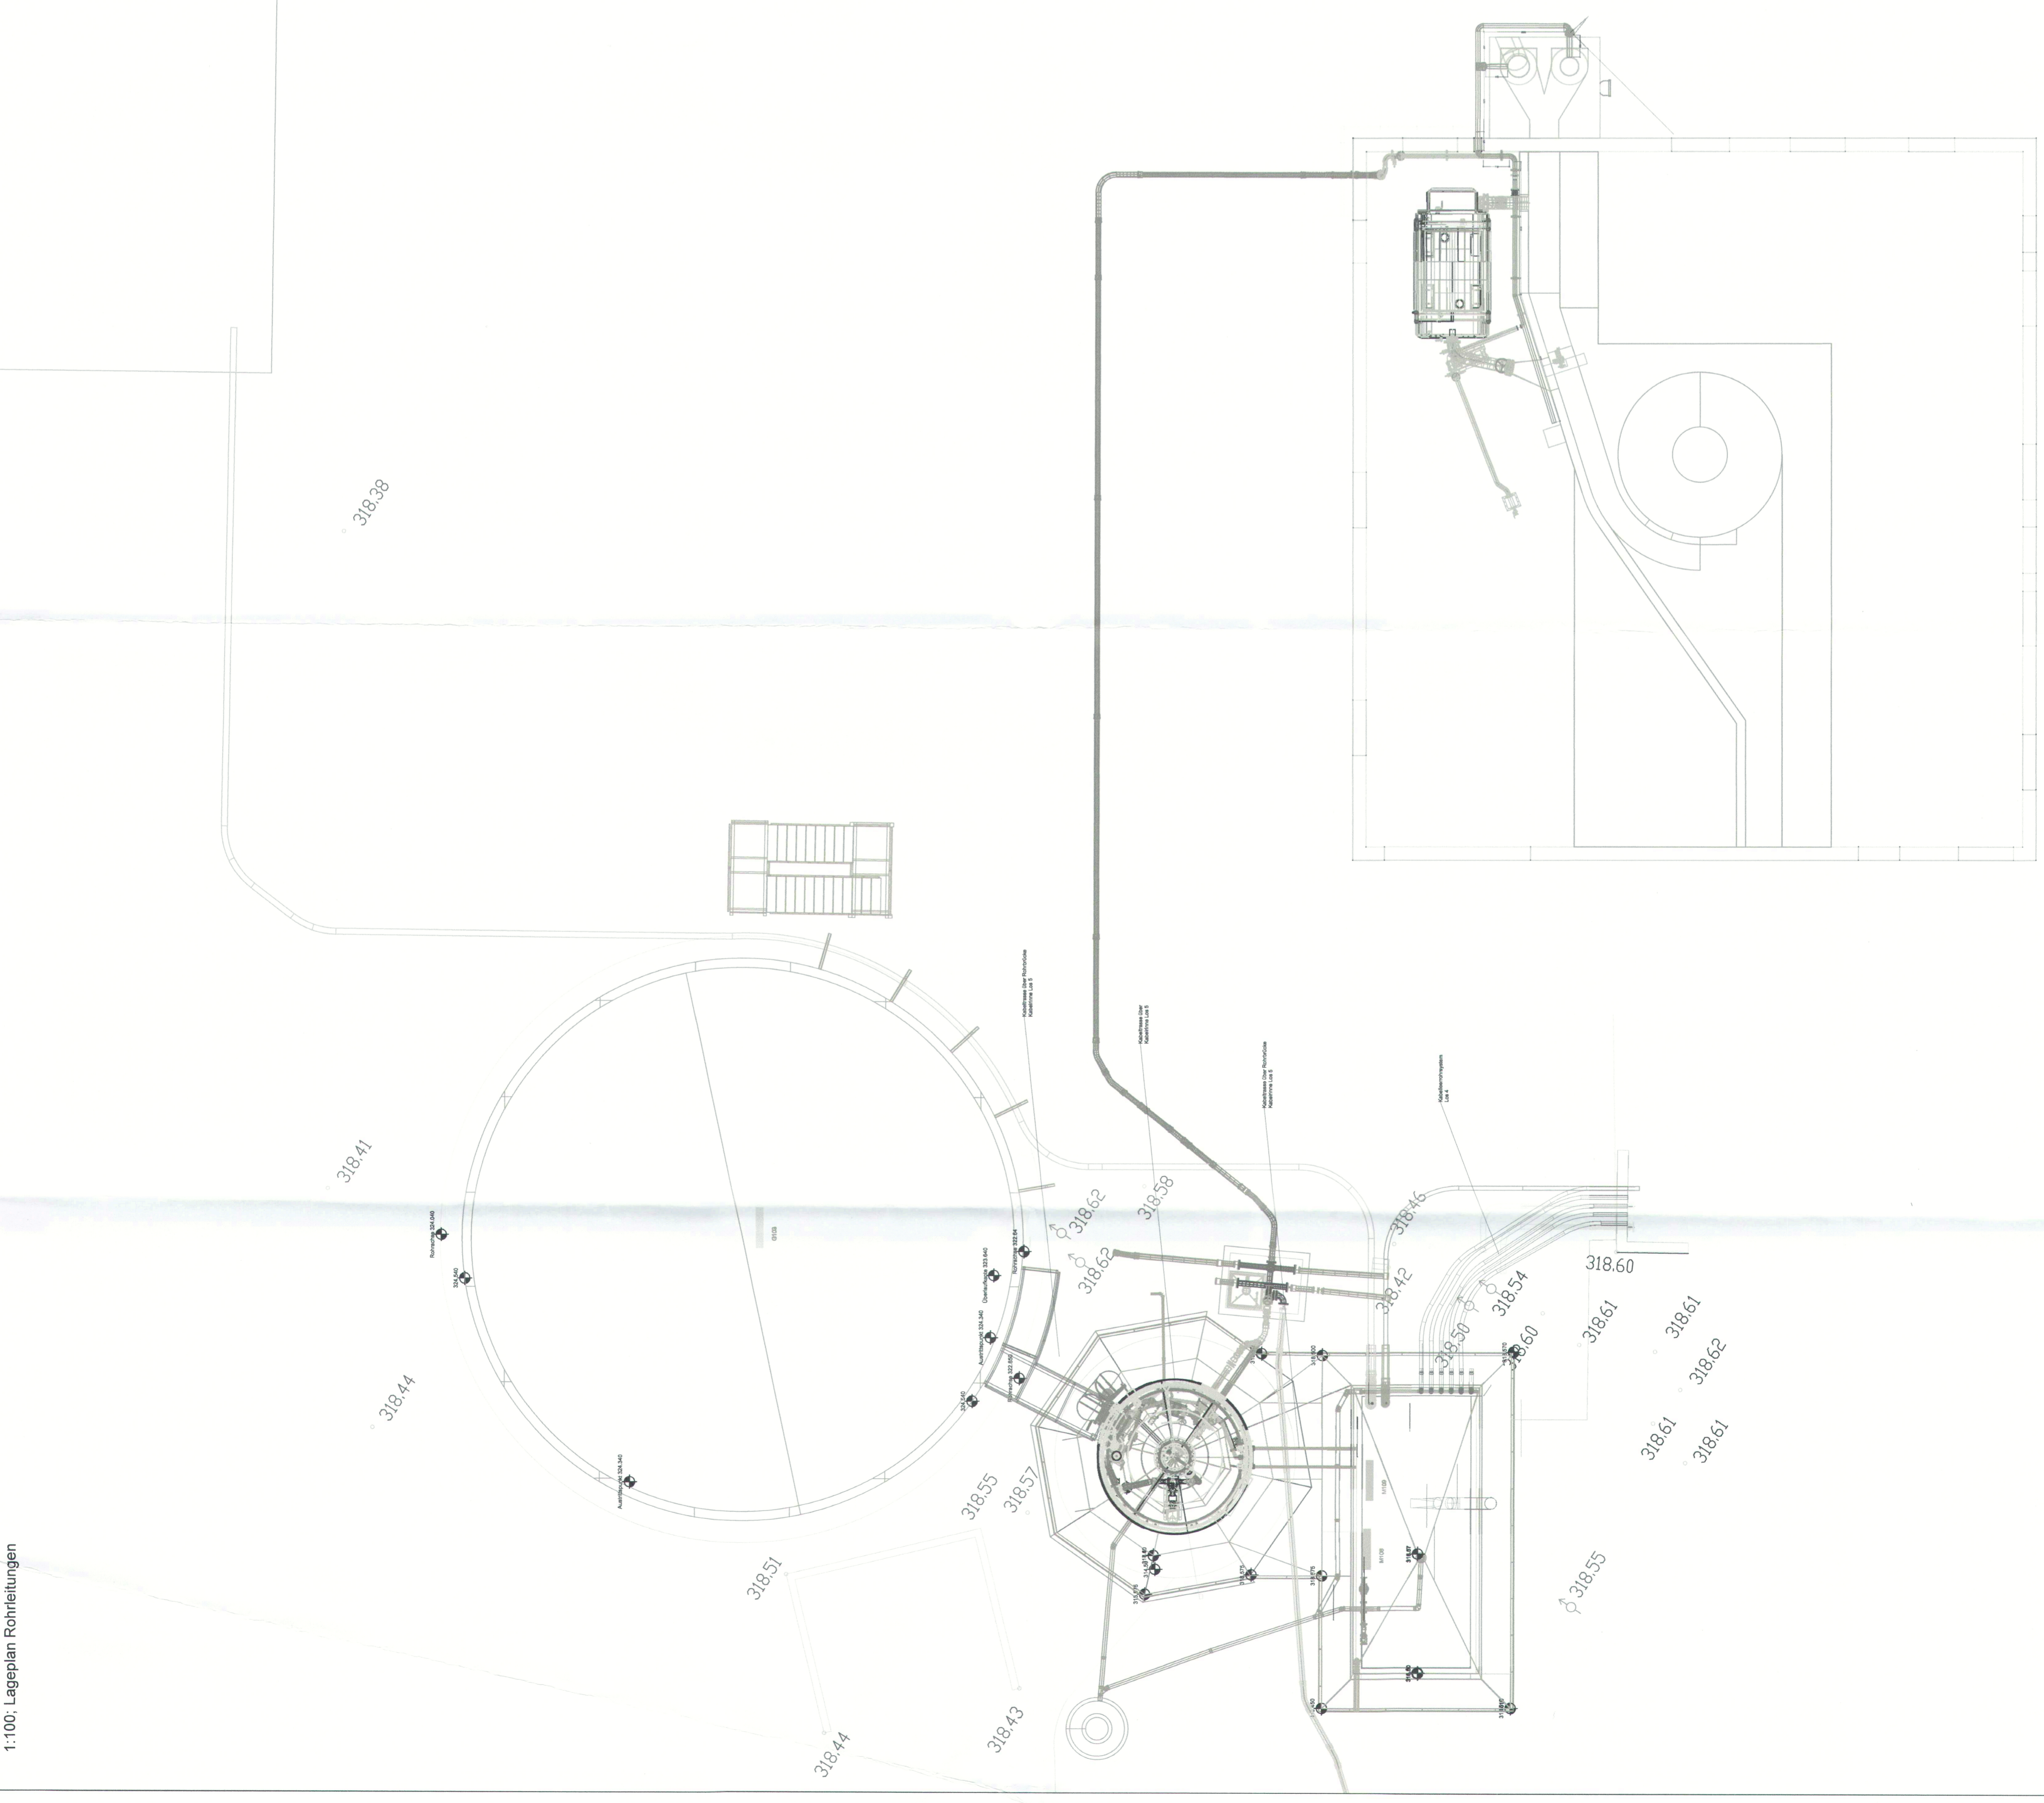

1:50; Seitenansicht Faultrum

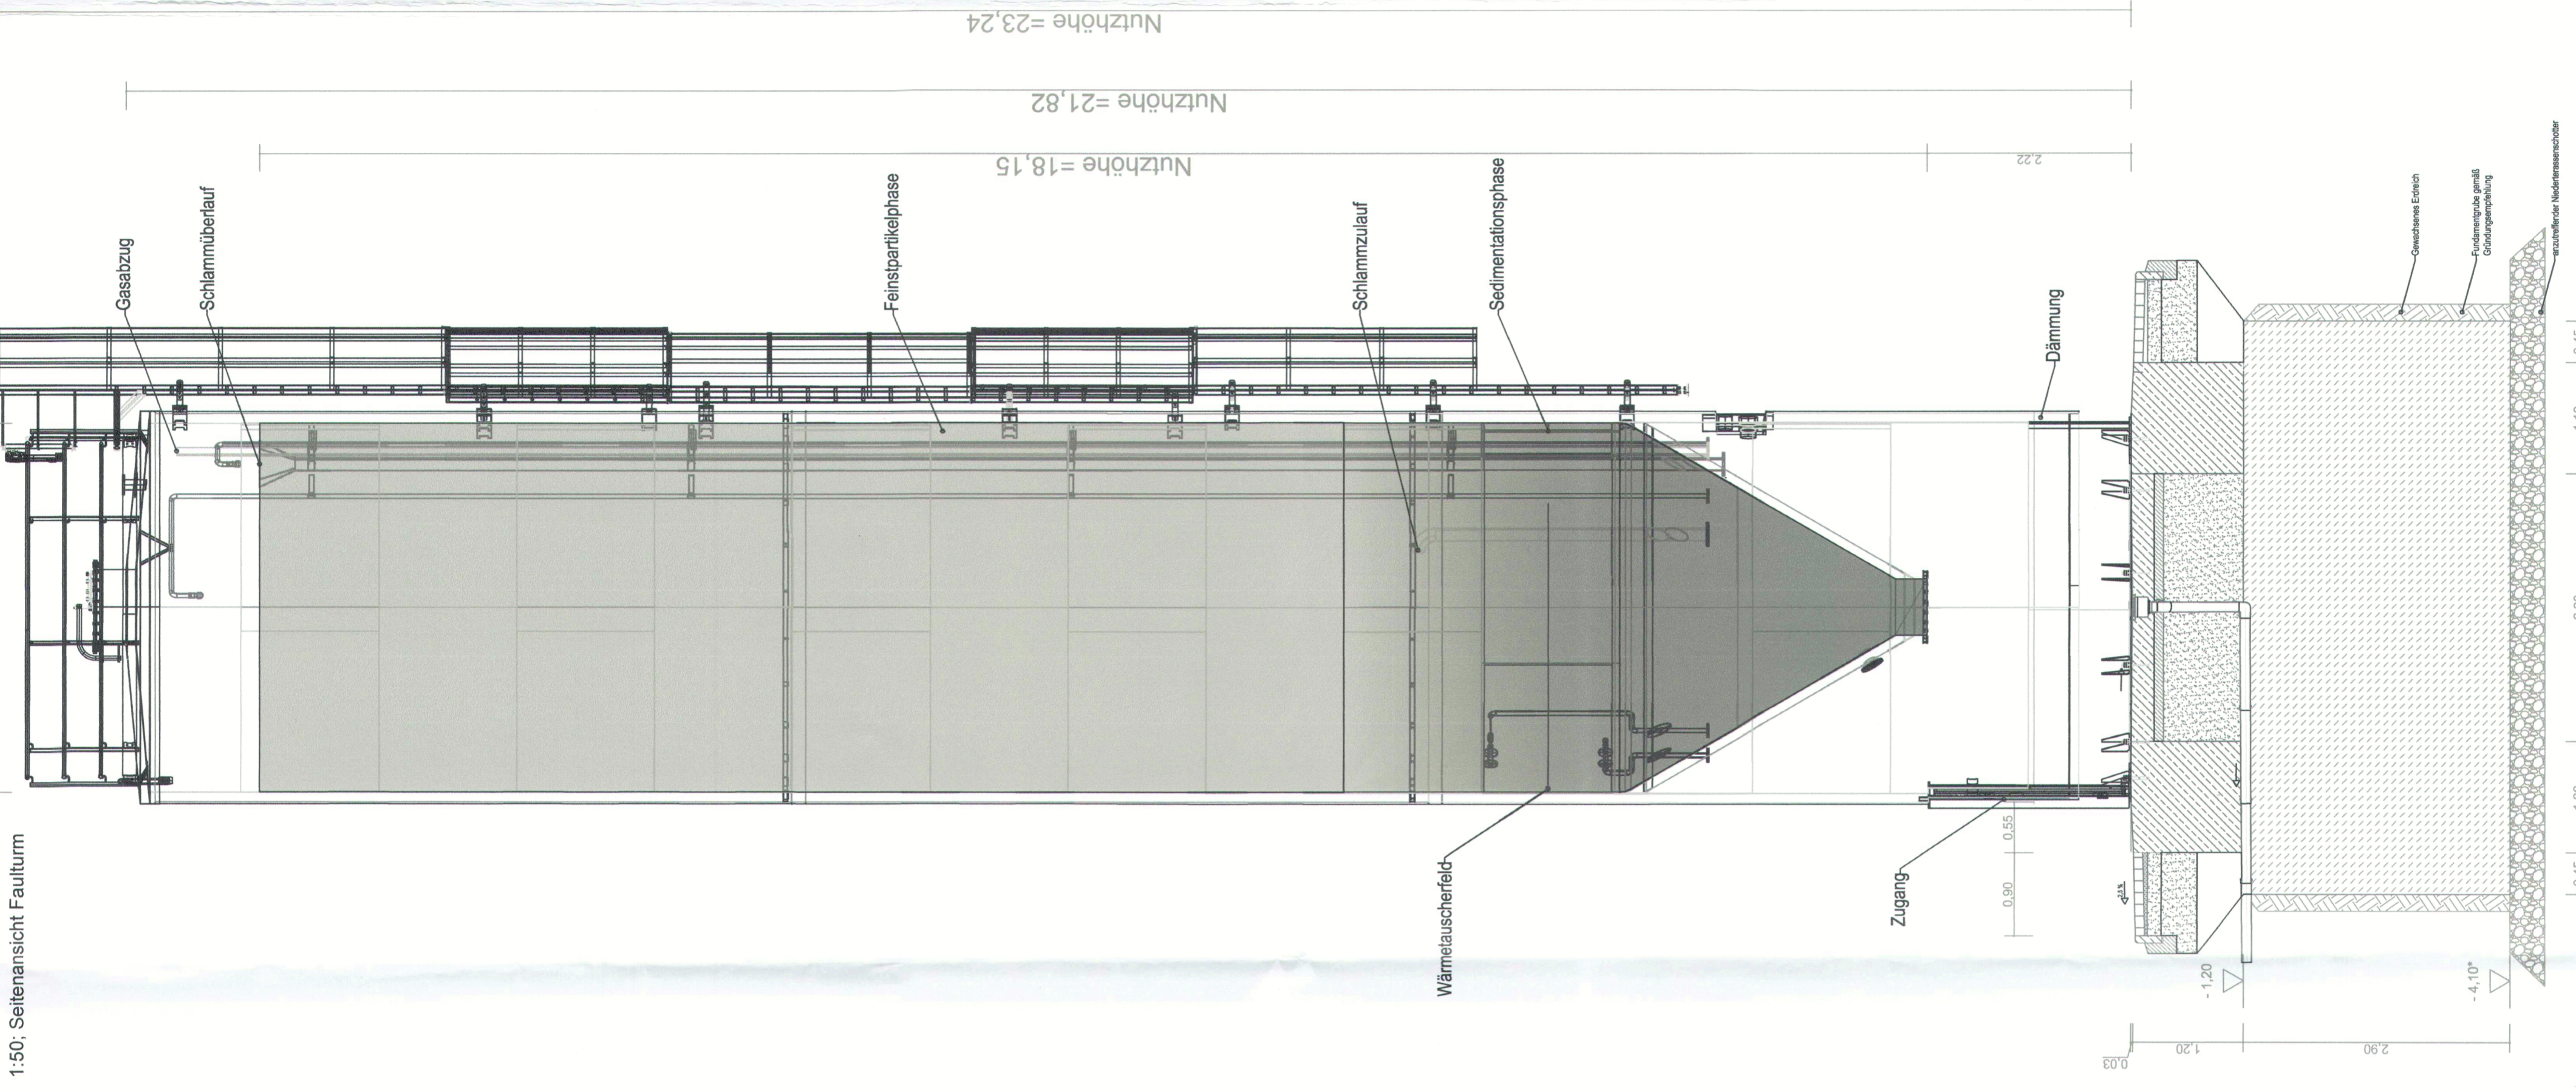

Info

Der Entwurf ist geistiges Eigentum des Planers und unbefugtlich geschützt. Vervielfältigungen und Weitergabe an Dritte erfolgt nur mit ausdrücklicher Genehmigung des Planverfassers. Bei Missbrauch bleiben rechtliche Schritte vorbehalten.

Für die Verwendung von DWG-Dateien ist die Formatierung und Darstellung der zugehörigen PDF-Datei maßgebend!

Die bestehenden Ver- und Entsorgungsleitungen wurden aus den Unterlagen der jeweiligen Betreiber übernommen und können keinen Anspruch auf Genauigkeit, Schadensfreiheit und zureichende Einbindung in die Bauelemente darstellen. Die Verantwortung für die Ausführung liegt bei dem Auftraggeber.

Abweichungen an den Beständen sind mit der Suchfunktion vor der Schacht- und Materialbestellung zu ermitteln. Bei Abweichungen sind diese mit dem Auftraggeber zu klären.

eventuelle Abweichungen sind der örtlichen Bauüberwachung anzuzeigen.

ACHTUNG: Vor Beginn von Schichtarbeiten sind gemeinsam mit dem Betriebspersonal der Kläranlage im Baufeld vorhandene Leitungen bzw. Kabel an Ort und Stelle dauerhaft zu kennzeichnen. Es wird darauf hingewiesen, dass die Hauptverantwortung durch das Baufeld verläuft!!!!

Legende

Bl.	Nr.	Titel	Verfasser	Geprüft	Datum
1	1	Projektplan	J. Köhler, J. Dillner		
2	2	Planung	J. Köhler, J. Dillner		
3	3	Trassenplan	J. Köhler, J. Dillner		
4	4	Auftraggeber	Städt. Kläranlage		
5	5	Planung	Städt. Kläranlage		
6	6	Trassenplan	Städt. Kläranlage		
7	7	Planung	Städt. Kläranlage		
8	8	Trassenplan	Städt. Kläranlage		
9	9	Planung	Städt. Kläranlage		
10	10	Trassenplan	Städt. Kläranlage		
11	11	Planung	Städt. Kläranlage		
12	12	Trassenplan	Städt. Kläranlage		
13	13	Planung	Städt. Kläranlage		
14	14	Trassenplan	Städt. Kläranlage		
15	15	Planung	Städt. Kläranlage		
16	16	Trassenplan	Städt. Kläranlage		
17	17	Planung	Städt. Kläranlage		
18	18	Trassenplan	Städt. Kläranlage		
19	19	Planung	Städt. Kläranlage		
20	20	Trassenplan	Städt. Kläranlage		
21	21	Planung	Städt. Kläranlage		
22	22	Trassenplan	Städt. Kläranlage		
23	23	Planung	Städt. Kläranlage		
24	24	Trassenplan	Städt. Kläranlage		
25	25	Planung	Städt. Kläranlage		
26	26	Trassenplan	Städt. Kläranlage		
27	27	Planung	Städt. Kläranlage		
28	28	Trassenplan	Städt. Kläranlage		
29	29	Planung	Städt. Kläranlage		
30	30	Trassenplan	Städt. Kläranlage		
31	31	Planung	Städt. Kläranlage		
32	32	Trassenplan	Städt. Kläranlage		
33	33	Planung	Städt. Kläranlage		
34	34	Trassenplan	Städt. Kläranlage		
35	35	Planung	Städt. Kläranlage		
36	36	Trassenplan	Städt. Kläranlage		
37	37	Planung	Städt. Kläranlage		
38	38	Trassenplan	Städt. Kläranlage		
39	39	Planung	Städt. Kläranlage		
40	40	Trassenplan	Städt. Kläranlage		
41	41	Planung	Städt. Kläranlage		
42	42	Trassenplan	Städt. Kläranlage		
43	43	Planung	Städt. Kläranlage		
44	44	Trassenplan	Städt. Kläranlage		
45	45	Planung	Städt. Kläranlage		
46	46	Trassenplan	Städt. Kläranlage		
47	47	Planung	Städt. Kläranlage		
48	48	Trassenplan	Städt. Kläranlage		
49	49	Planung	Städt. Kläranlage		
50	50	Trassenplan	Städt. Kläranlage		
51	51	Planung	Städt. Kläranlage		
52	52	Trassenplan	Städt. Kläranlage		
53	53	Planung	Städt. Kläranlage		
54	54	Trassenplan	Städt. Kläranlage		
55	55	Planung	Städt. Kläranlage		
56	56	Trassenplan	Städt. Kläranlage		
57	57	Planung	Städt. Kläranlage		
58	58	Trassenplan	Städt. Kläranlage		
59	59	Planung	Städt. Kläranlage		
60	60	Trassenplan	Städt. Kläranlage		
61	61	Planung	Städt. Kläranlage		
62	62	Trassenplan	Städt. Kläranlage		
63	63	Planung	Städt. Kläranlage		
64	64	Trassenplan	Städt. Kläranlage		
65	65	Planung	Städt. Kläranlage		
66	66	Trassenplan	Städt. Kläranlage		
67	67	Planung	Städt. Kläranlage		
68	68	Trassenplan	Städt. Kläranlage		
69	69	Planung	Städt. Kläranlage		
70	70	Trassenplan	Städt. Kläranlage		
71	71	Planung	Städt. Kläranlage		
72	72	Trassenplan	Städt. Kläranlage		
73	73	Planung	Städt. Kläranlage		
74	74	Trassenplan	Städt. Kläranlage		
75	75	Planung	Städt. Kläranlage		
76	76	Trassenplan	Städt. Kläranlage		
77	77	Planung	Städt. Kläranlage		
78	78	Trassenplan	Städt. Kläranlage		
79	79	Planung	Städt. Kläranlage		
80	80	Trassenplan	Städt. Kläranlage		
81	81	Planung	Städt. Kläranlage		
82	82	Trassenplan	Städt. Kläranlage		
83	83	Planung	Städt. Kläranlage		
84	84	Trassenplan	Städt. Kläranlage		
85	85	Planung	Städt. Kläranlage		
86	86	Trassenplan	Städt. Kläranlage		
87	87	Planung	Städt. Kläranlage		
88	88	Trassenplan	Städt. Kläranlage		
89	89	Planung	Städt. Kläranlage		
90	90	Trassenplan	Städt. Kläranlage		
91	91	Planung	Städt. Kläranlage		
92	92	Trassenplan	Städt. Kläranlage		
93	93	Planung	Städt. Kläranlage		
94	94	Trassenplan	Städt. Kläranlage		
95	95	Planung	Städt. Kläranlage		
96	96	Trassenplan	Städt. Kläranlage		
97	97	Planung	Städt. Kläranlage		
98	98	Trassenplan	Städt. Kläranlage		
99	99	Planung	Städt. Kläranlage		
100	100	Trassenplan	Städt. Kläranlage		

Entwurf: AREQUA  
 Datum: 20.05.2020  
 Zeichner: sab  
 Bearbeiter: sab  
 Geprüft: sab  
 Genehmigt: sab

Auftraggeber:  
 Stadt Pocking  
 Simbacher Straße 16  
 94060 Pocking

Unterlage:  
 LP-001-Lageplan  
 Blatt Nr.: 01  
 Reg. Nr.:  
 Datum:

Mäßstab:  
 Errichtung einer Faulung auf dem Gelände  
 der Kläranlage Pocking  
 Maßstab: 1:100; 1:50;

Lageplan Fundamente und Rohrleitungen  
 Ansicht Faultrum

Aufgestellt:  
 Pocking, den 20.05.2020