


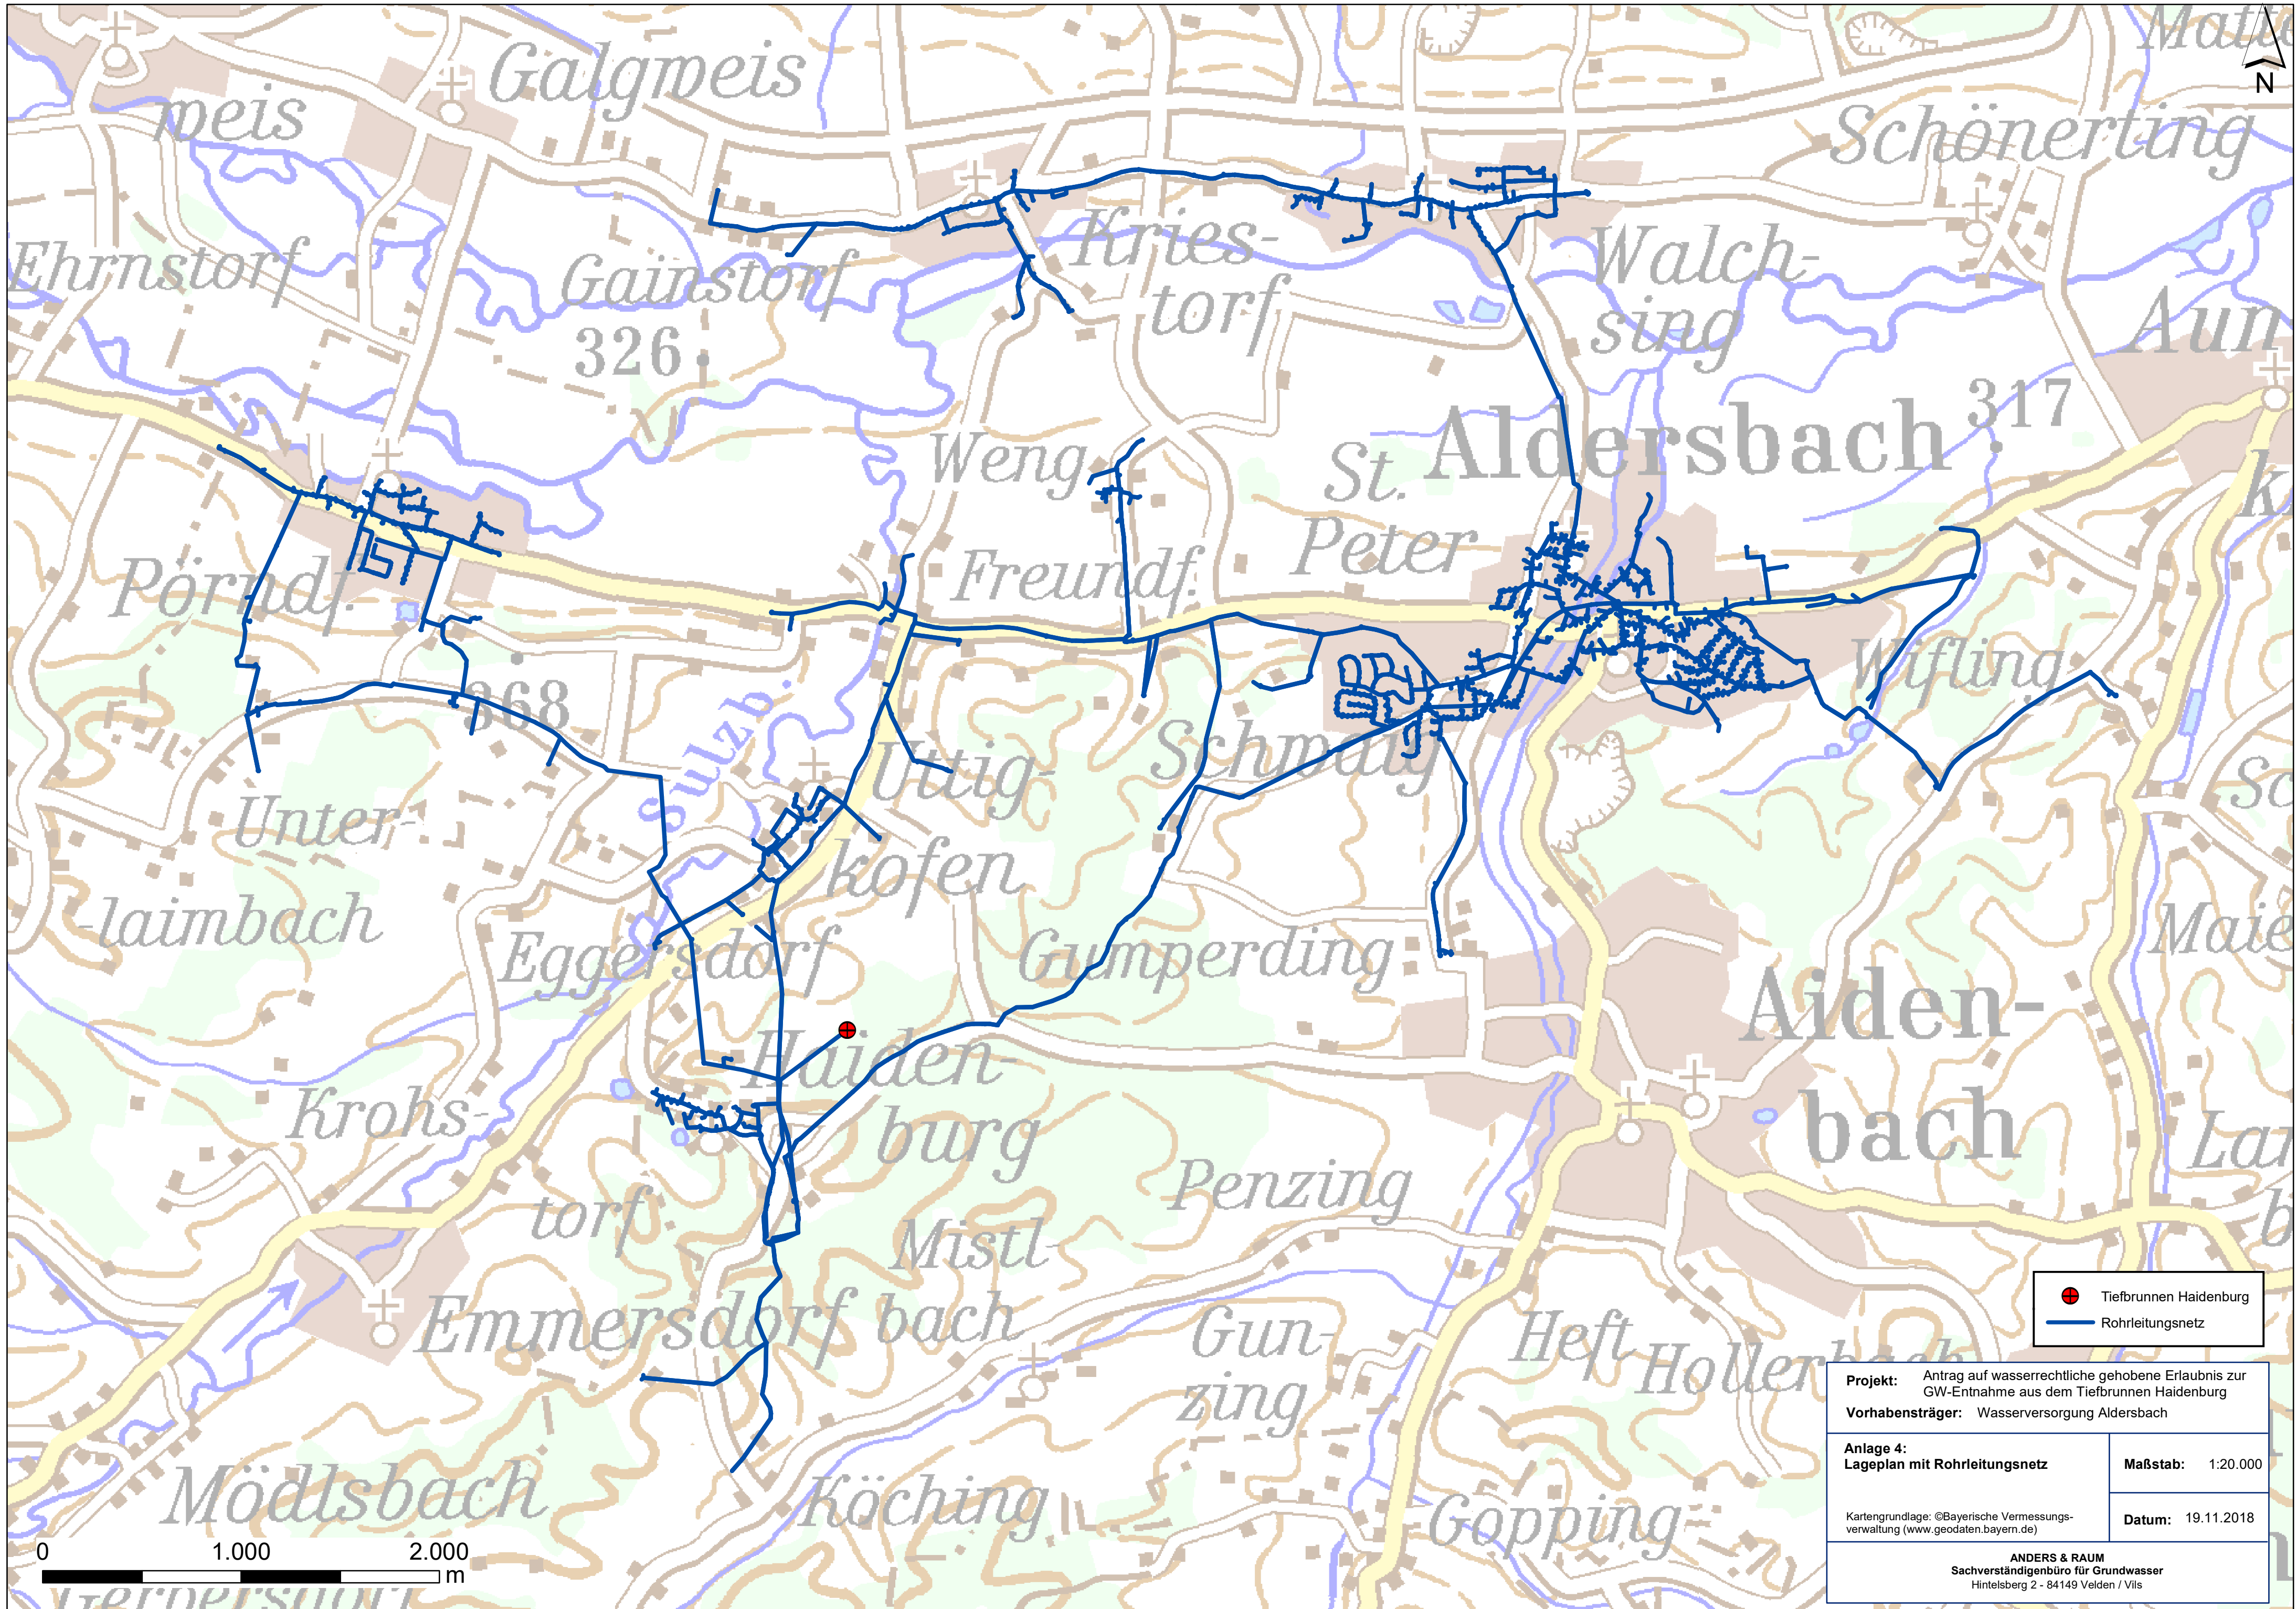

 Tiefbrunnen Haidenburg
 Rohrleitungsnetz

Projekt: Antrag auf wasserrechtliche gehobene Erlaubnis zur GW-Entnahme aus dem Tiefbrunnen Haidenburg Vorhabensträger: Wasserversorgung Aidersbach	
Anlage 4: Lageplan mit Rohrleitungsnetz	Maßstab: 1:20.000
Kartengrundlage: ©Bayerische Vermessungsverwaltung (www.geodaten.bayern.de)	Datum: 19.11.2018
ANDERS & RAUM Sachverständigenbüro für Grundwasser Hintelsberg 2 - 84149 Velden / Vils	